



36 этажа

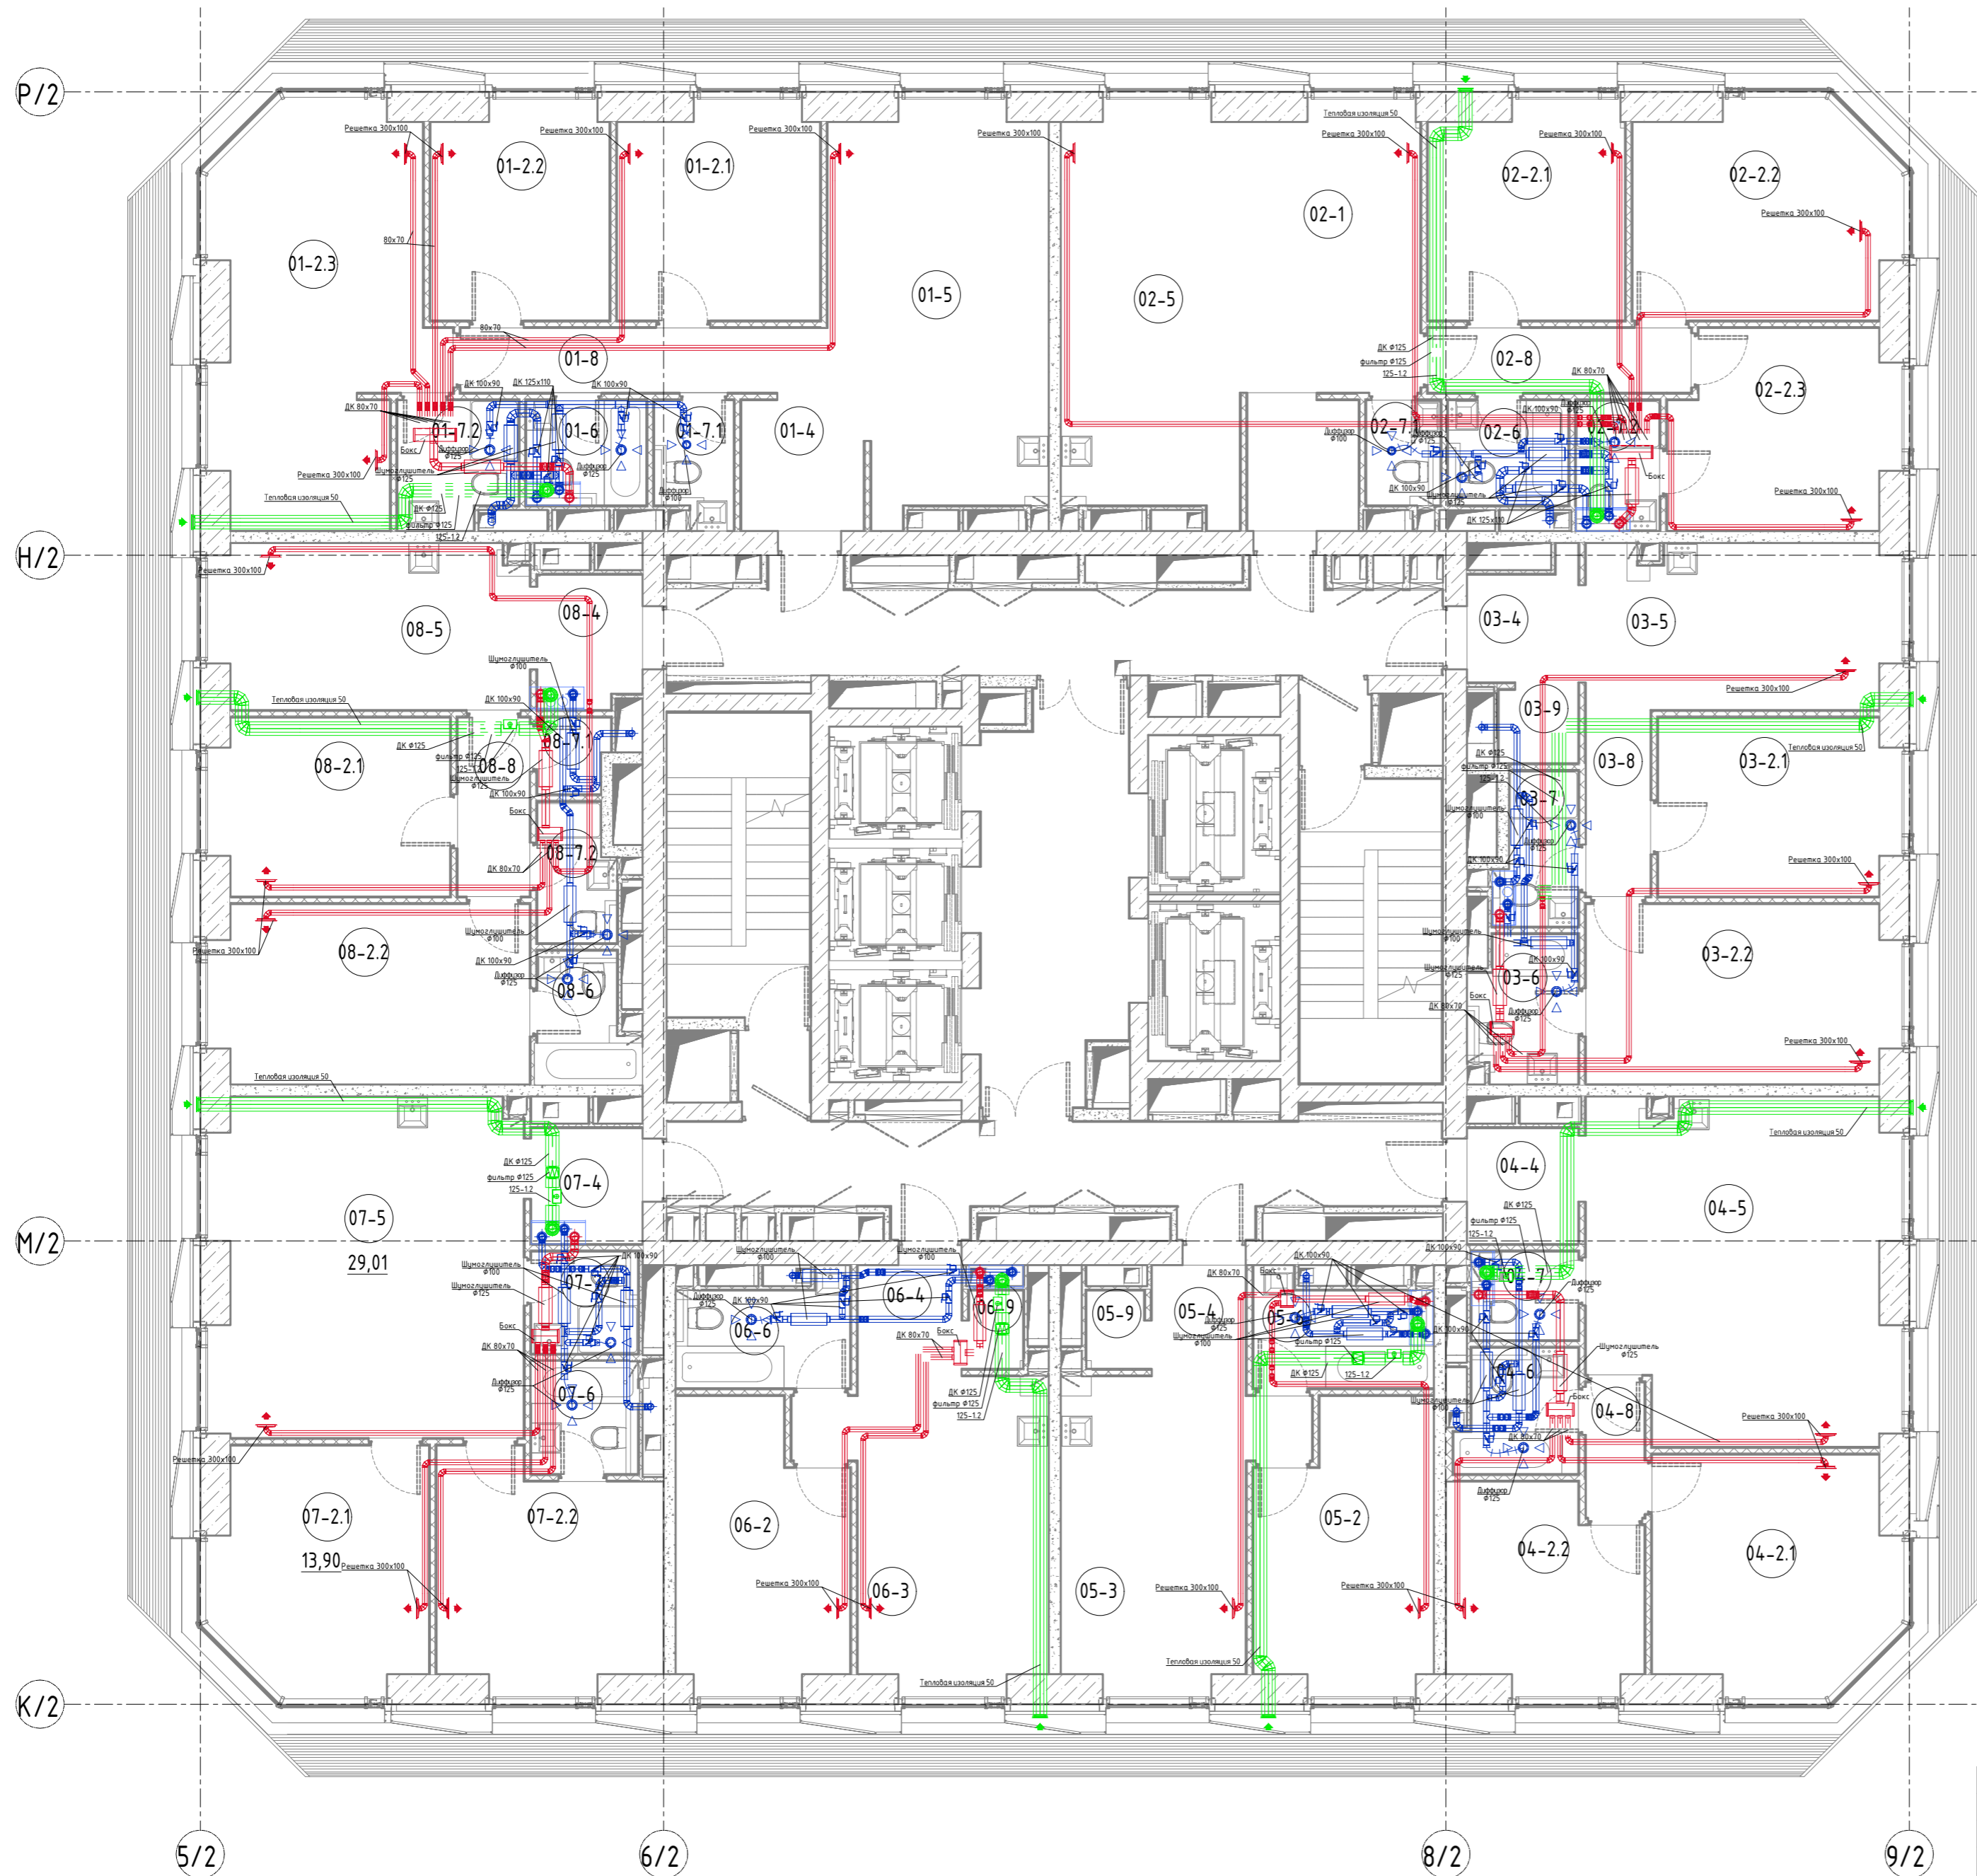

Монтаж внутриквартирной системы общеобменной вентиляции
 Надземная часть. Корпус 2
 Период выполнения работ с 26.06.21 по 25.07.21

					108/18-ГК-К2-АИ.ВИС					
					Многофункциональный административно-жилой комплекс в составе ТПУ "Дмитровская" по адресу: г. Москва, Дмитровское шоссе, вл. 1					
Изм.	Кол.уч.	Лист	№ док.	Подпись	Дата	Корпус 2. Системы вентиляции и противоподынной защиты	Стадия	Лист	Листов	
Разработал			Кимсанов Н.		25.07.21		ИД	36		
Проверил			Гюлю К.		25.07.21					
					План 36 этажа			 www.gimtas.ru Формат А2		

Создано	
Взам. инв. №	
Подл. и дата	
Инв. № подл.	